

MAPA DO CELÓW PROJEKTOWYCH

skala: 1:500

województwo:

wielkopolskie

Powiat:

rawicki

Jednostka ewidencyjna:

Bojanowo

Obręb ewidencyjny

Bojanowo

Arkusze mapy

6.162.10.224

Układ współrzędnych:

PL\_2000\_18

Układ odniesienia:

PL-EVRF2007-NH

Oznaczenia kancelaryjne

DGK.6640.12.2021

Zakres opracowania

Data opracowania

16.08.2021r.

BIURO USŁUG GEODEZYJNYCH

„GEOPOL” s.c.

63-900 RAWICZ, ul. Przyjemskiego 7

Tel. ( 65 ) 546-45-28

NIP 699-000-57-19 REGON 410065769

Andrzej Hejducki

geodeta uprawniony

TEL. 601 790 549

Świadectwo nr 9109

Jestem świadomy odpowiedzialności karnej za złożenie fałszywych oświadczeń. Oświadczam, że operat techniczny zawierający rezultaty prac geodezyjnych w wyniku których powstał niniejszy dokument uzyskał pozytywny wynik weryfikacji.

Identyfikator zgłoszenia prac geodezyjnych

DGK.6640.1297.2021

Organ służby geodezyjnej, który otrzymał zgłoszenie

Starosta Rawicki

Nr oraz data sporządzenia dokumentu zawierającego wynik pozytywnej weryfikacji

DGK.6640.1297.2021\_1

16.08.2021

Wykonawca prac geodezyjnych

Biuro Usług Geodezyjnych GEOPOL Rawicz ul. Przyjemskiego 7

Imię, nazwisko oraz nr uprawnień zawodowych kierownika prac

Andrzej Hejducki

geodeta uprawniony

Świadectwo 9109

Wszystka dokumentacja projektowa była przedmiotem narady koordynacyjnej/dodatkowej narady koordynacyjnej przeprowadzonej za pomocą środków komunikacji elektronicznej w siedzibie Starostwa Powiatowego w Rawiczu przy ul. Rynek 17.

Organ prowadzący państwowy zasób geodezyjny i kartograficzny:


STAROSTA RAWICKI

Identyfikator zgłoszenia: DGK.6630.273.2021

Data: 2021-10-20

Imię, nazwisko i podpis osoby reprezentującej organ:

Starosta Justyna Niedzwiedz Przewodniczący Narady Koordynacyjnej

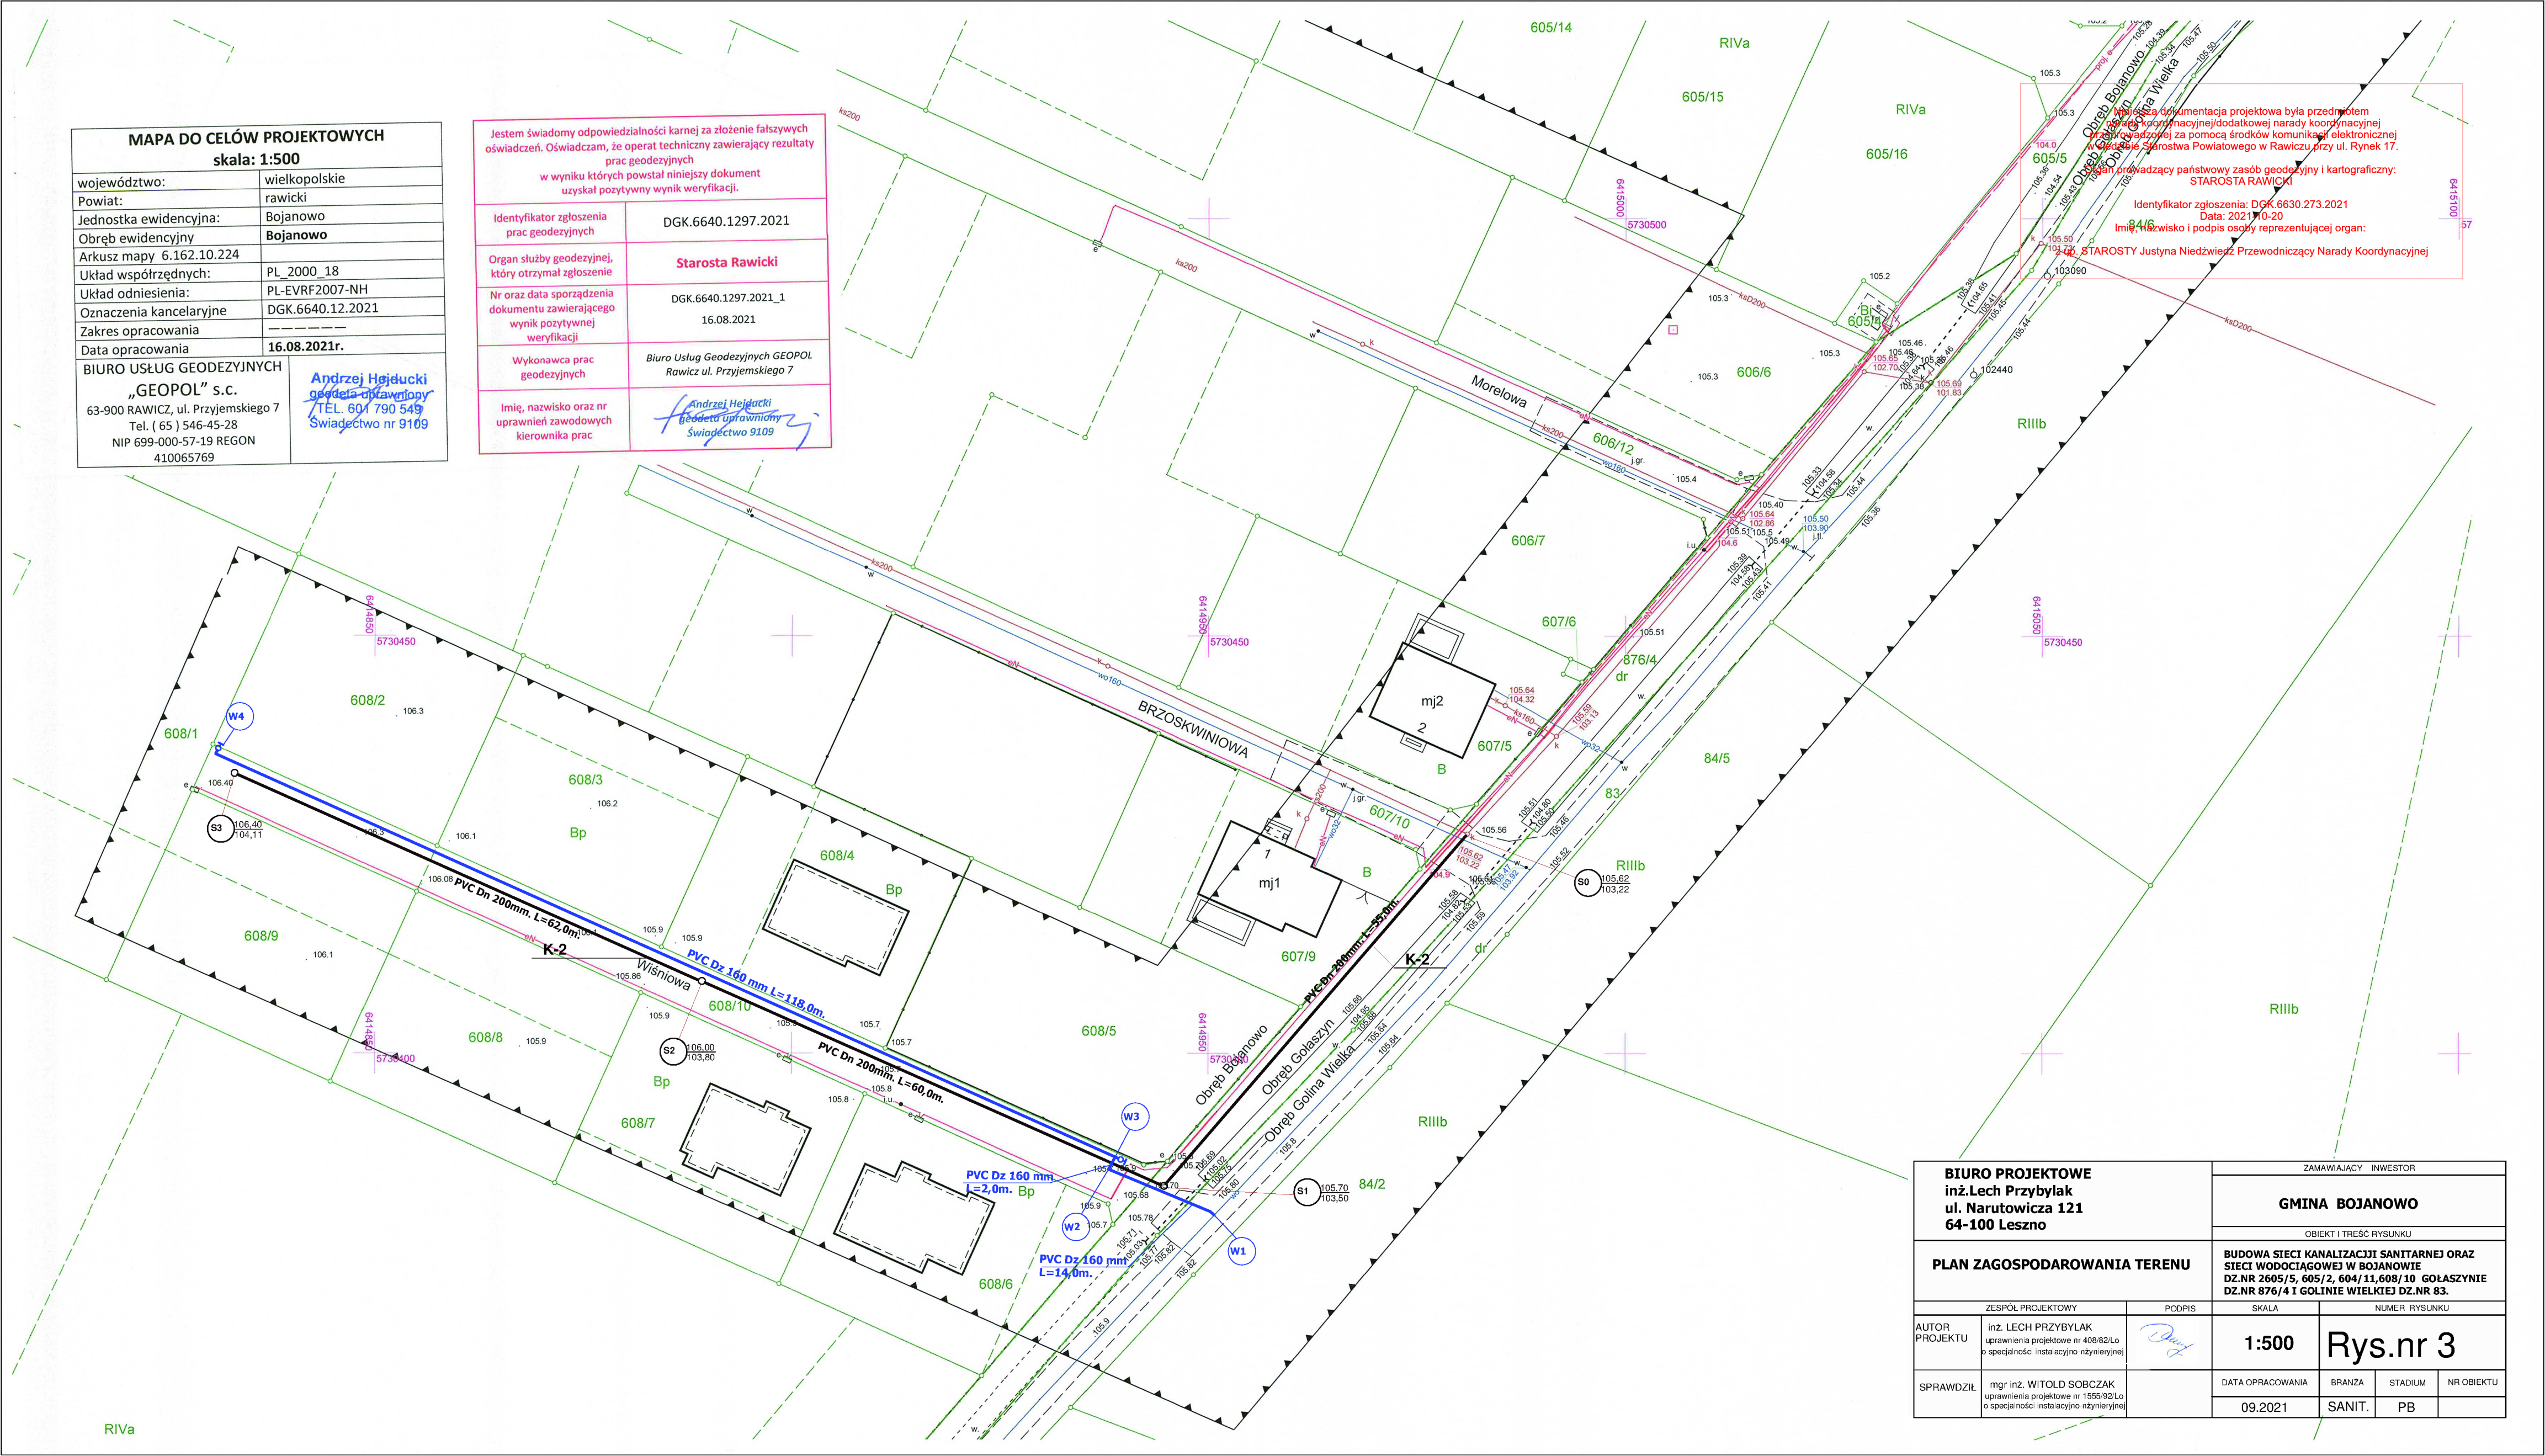

BIURO PROJEKTOWE inż. Lech Przybylak ul. Narutowicza 121 64-100 Leszno		ZAMAWIAJĄCY INWESTOR			
		GMINA BOJANOWO			
PLAN ZAGOSPODAROWANIA TERENU		OBIEKT I TREŚĆ RYSUNKU			
		BUDOWA SIECI KANALIZACJI SANITARNEJ ORAZ SIECI WODOCIĄGOWEJ W BOJANOWIE DZ.NR 2605/5, 605/2, 604/11, 608/10 GOŁASZYNIE DZ.NR 876/4 I GOLINIE WIELKIEJ DZ.NR 83.			
AUTOR PROJEKTU	inż. LECH PRZYBYLAK uprawnienia projektowe nr 408/82/Lo o specjalności: instalacyjno-ryzyweryjnej	PODPIS	SKALA	NUMER RYSUNKU	
			1:500	Rys.nr 3	
SPRAWDZIŁ	mgr inż. WITOLD SOBCZAK uprawnienia projektowe nr 1555/92/Lo o specjalności: instalacyjno-ryzyweryjnej		DATA OPRACOWANIA	BRANŻA	STADIUM
			09.2021	SANIT.	PB