




RZUT PARTERU, skala 1:500

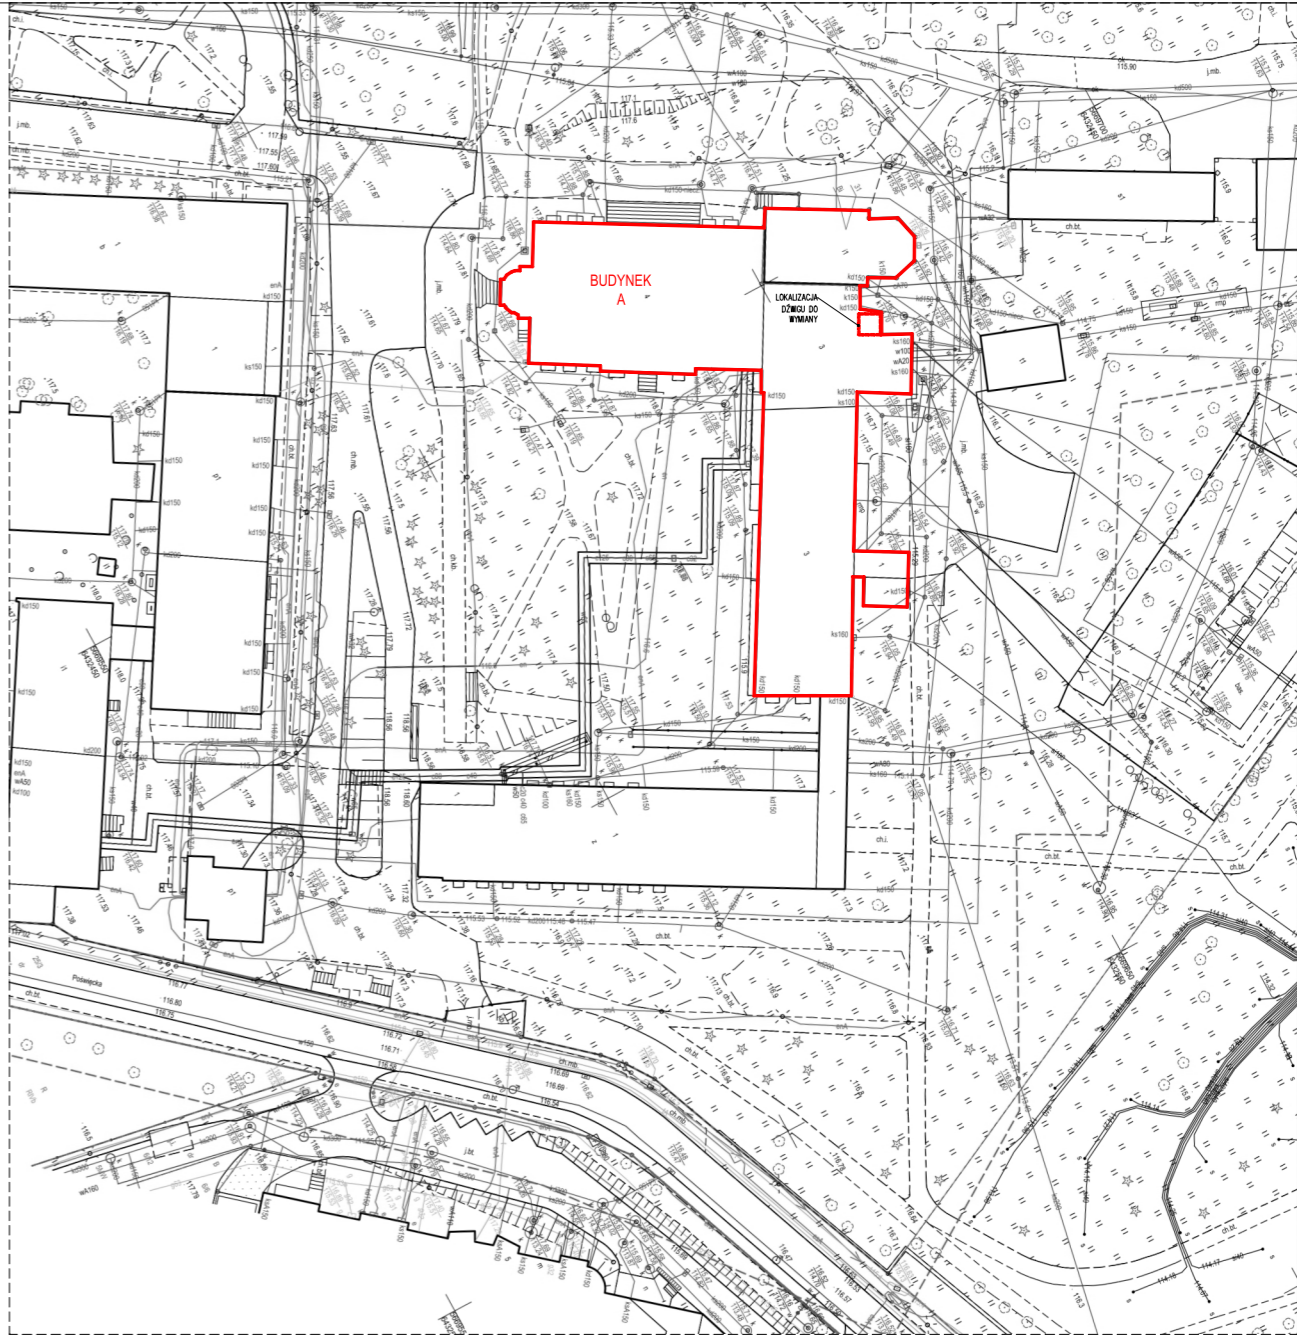


PLAN SYTUACYJNY, skala 1:1000

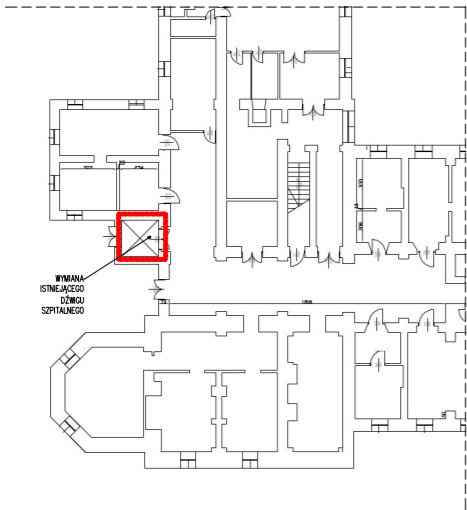

RZUT PIWNICY, 1:500

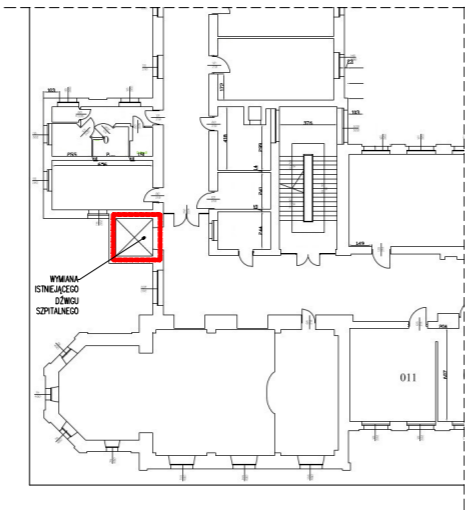

RZUT 1 PIĘTRA, 1:500

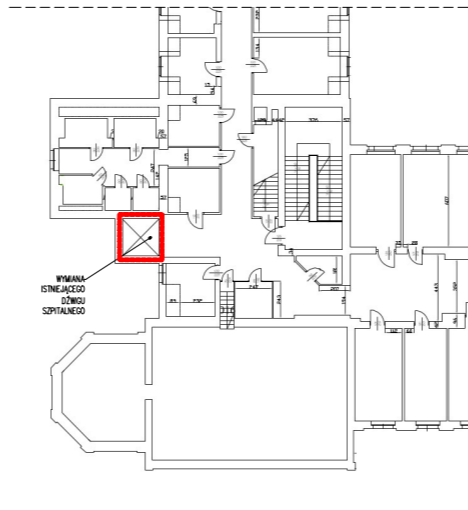

RZUT 2 PIĘTRA, 1:500

<div>ARCHIMODICUS</div>		ARCHIMMODICUS SP. Z O.O. SP. K. UL. KLUCZBORSKA 13/1A 50-323 WROCŁAW TEL.: 503 176 038, 717 584 595		
INWESTOR:	WOJEWÓDZKI SZPITAL SPECJALISTYCZNY WE WROCŁAWIU			
ADRES:	51-124 WROCŁAW, UL. KAMIENSKIEGO 73A			
OBIEKT:	SZPITAL			
ADRES:	51-128 WROCŁAW, UL. POŚWIĘCKA 8			
ADRES GEOD.:	DZ. NR 27/4 , AR_7, OBREB POŚWIĘTNE			
TEMAT PROJEKTU:	WYMIANA I MONTAŻ URZĄDZENIA DŹWIGOWEGO W ISTNIEJĄCYM SZYBIE W BUDYNKU A WOJEWÓDZKIEGO SZPITALA SPECJALISTYCZNEGO WE WROCŁAWIU, ZLOKALIZOWANEGO PRZY UL. POŚWIĘCKIEJ 8 WE WROCŁAWIU			
TEMAT RYSUNKU:	OZNACZENIE LOKALIZACJI DŹWIGU SZPITALNEGO			
ARCHITEKTURA		DATA	NR UPR.	PODPIS
PROJEKTOWAŁA:	MGR INŻ. ARCH. AGNIESZKA MAZERANT-DYBIZBAŃSKA	01.2024	5/R-367/LO01A/10	
WSPÓŁPRACA:	MGR INŻ. ARCH. IWONA FIT	01.2024	-	
ARCHM-49-23	1:500, 1:1000	ZGŁOSZENIE ROBÓT BUDOWLANYCH	BUDOWLANA	A-01
NR PROJEKTU	SKALA	FAZA	BRANŻA	NR RYSUNKU