


SKALA 1:500

Układ odniesienia: PL-ETRF89, układ wsp. płaskich: PL-PL-2000 strefa 6, układ wys.: PL-EVRF2007-NH
Sekcje mapy: 6.130.26.20.3.1; 6.130.26.20.3.2; 6.130.26.20.1.4; 6.130.26.20.1.3

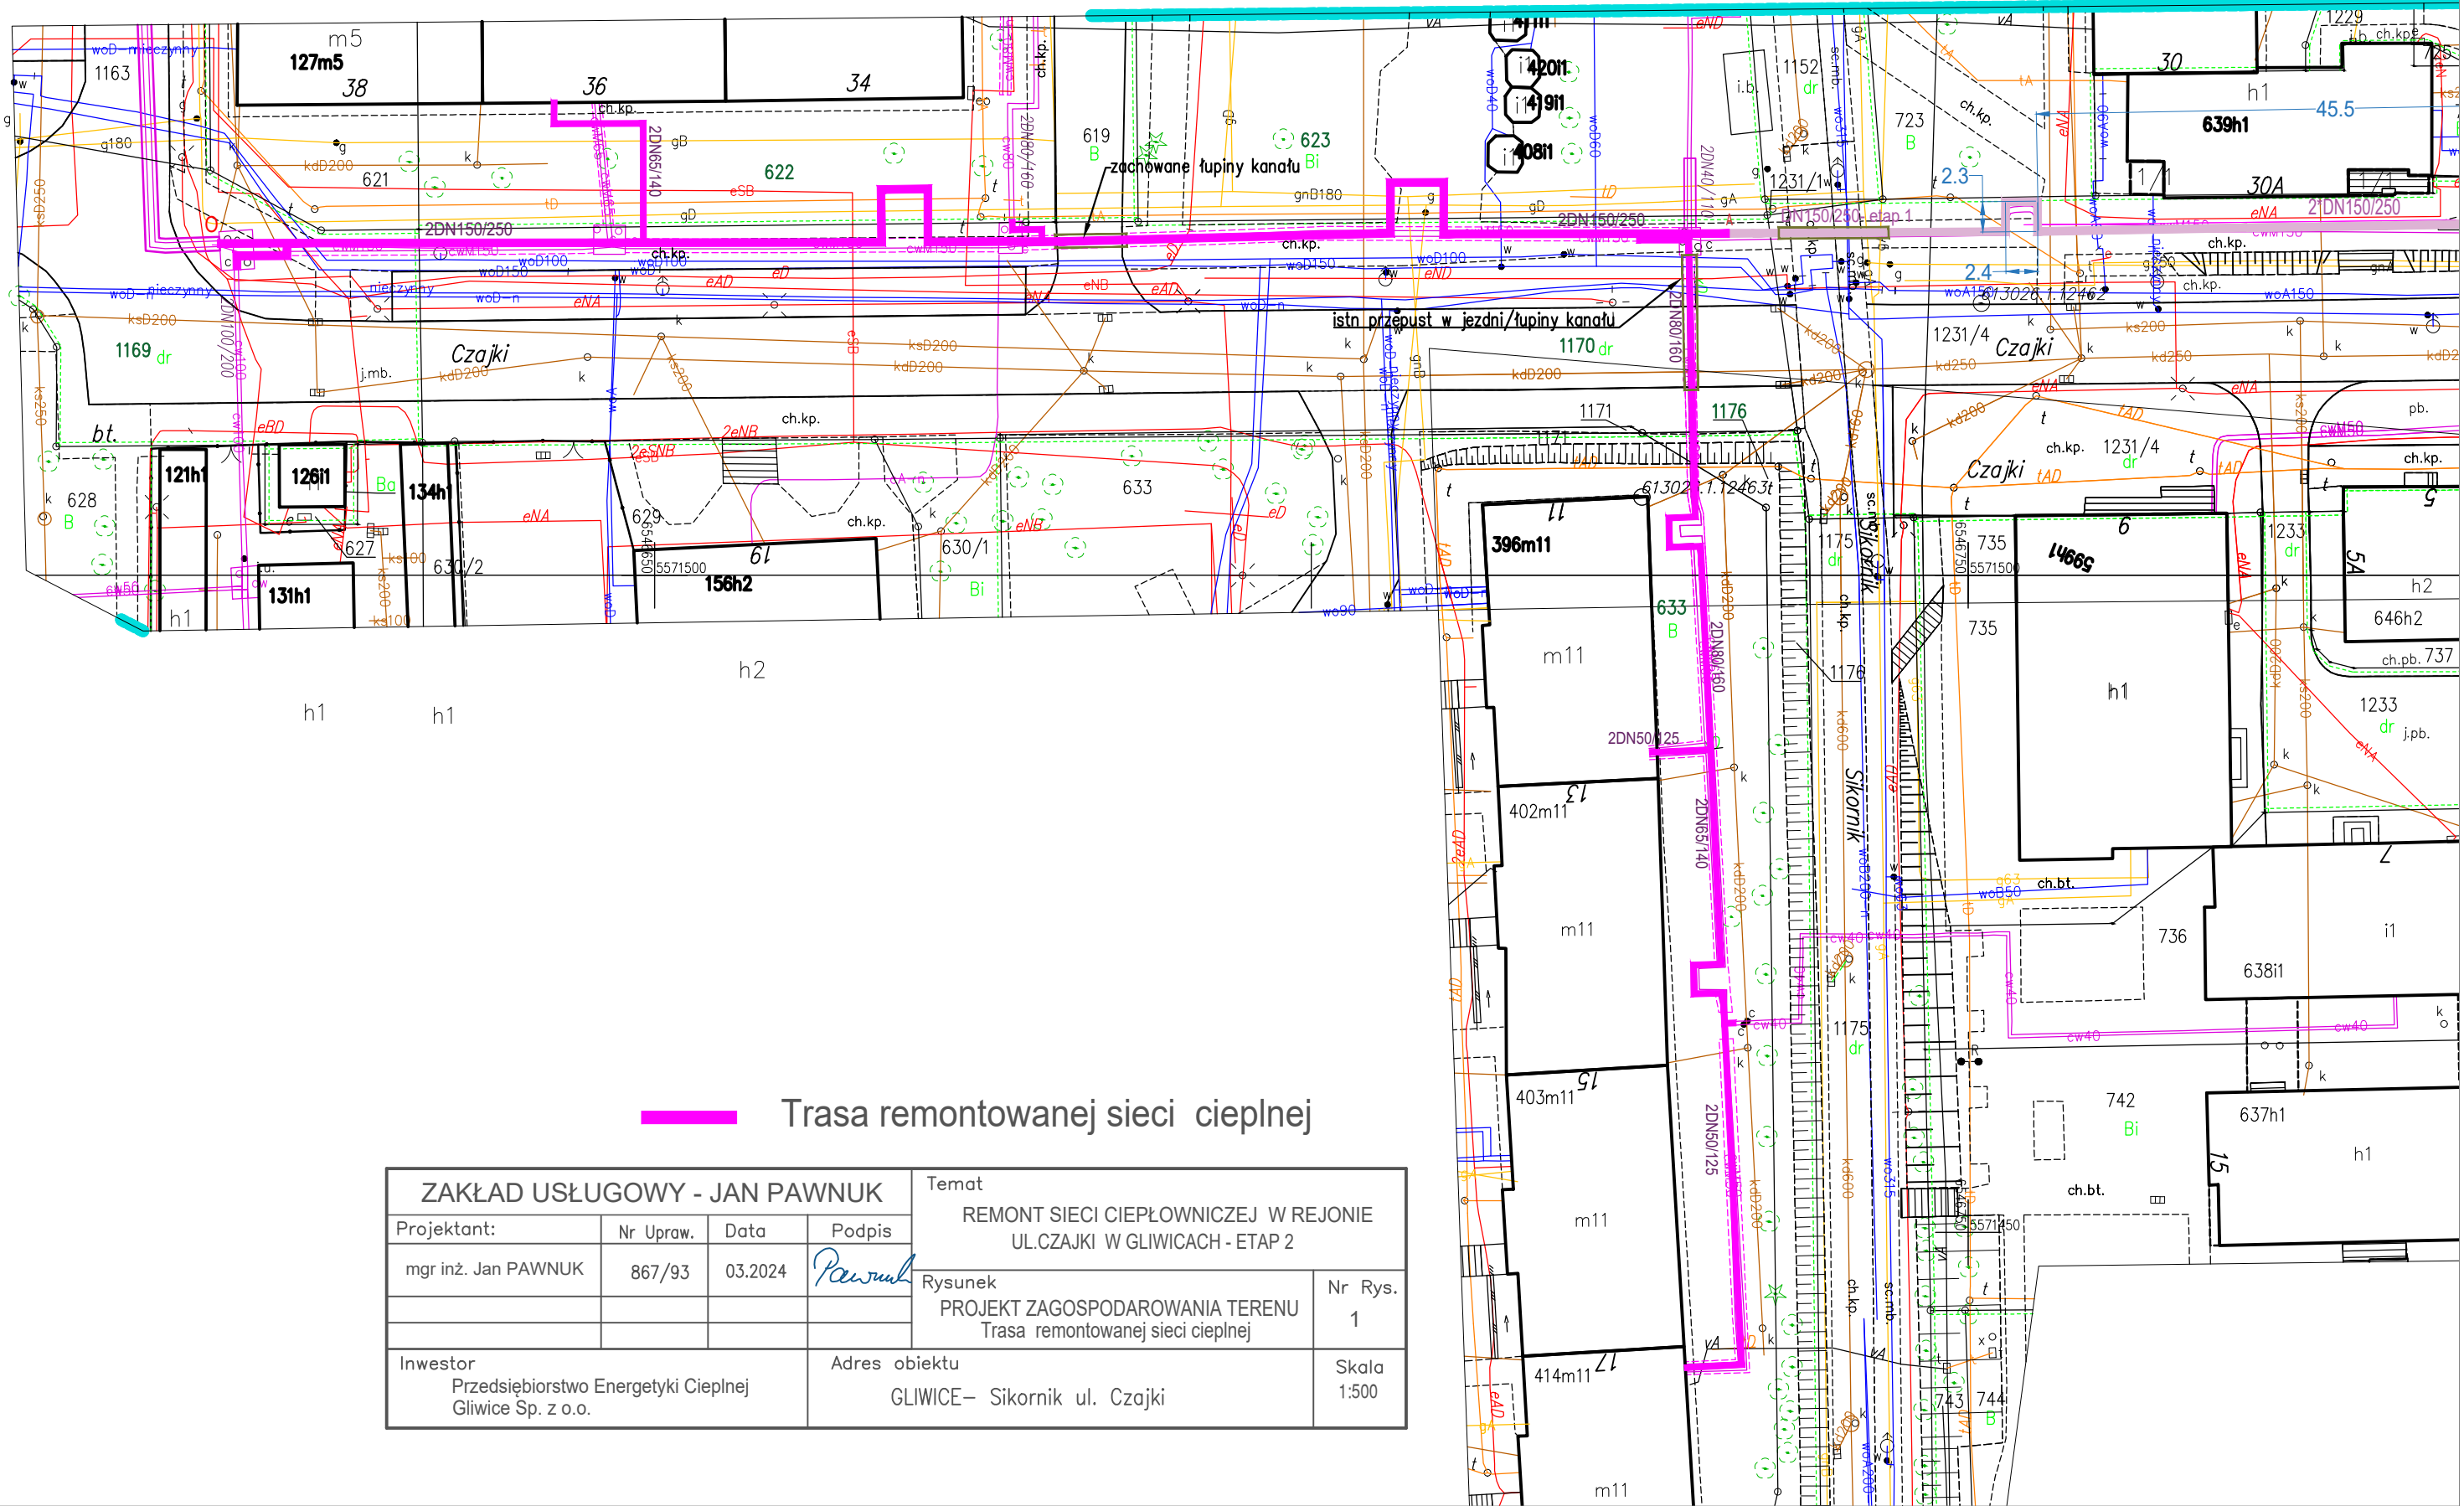

ZAKŁAD USŁUGOWY - JAN PAWNUK				Temat	
Projektant:	Nr Upraw.	Data	Podpis	REMONT SIECI CIEPŁOWNICZEJ W REJONIE UL.CZAJKI W GLIWICACH - ETAP 2	
mgr inż. Jan PAWNUK	867/93	03.2024	<i>Jan PawnuK</i>	Rysunek	Nr Rys.
				PROJEKT ZAGOSPODAROWANIA TERENU	1
				Trasa remontowanej sieci ciepłej	
Inwestor			Adres obiektu		Skala
Przedsiębiorstwo Energetyki Ciepłej Gliwice Sp. z o.o.			GLIWICE– Sikornik ul. Czajki		1:500