


ZESTAWIENIE POMIESZCZEŃ - PROJEKT				
NR POM.	POM.	POW. [m ²]	WYS. [m]	KUB. [m ³]
0.1	POKÓJ	16,45	3,02	49,68
0.2	PRZEDPOKÓJ	5,38	3,06	16,46
0.3	POKÓJ	17,58	3,02	53,09
0.4	POKÓJ	5,71	3,02	15,61
0.5	POKÓJ <i>Kuchnia</i>	6,20	3,02	18,72

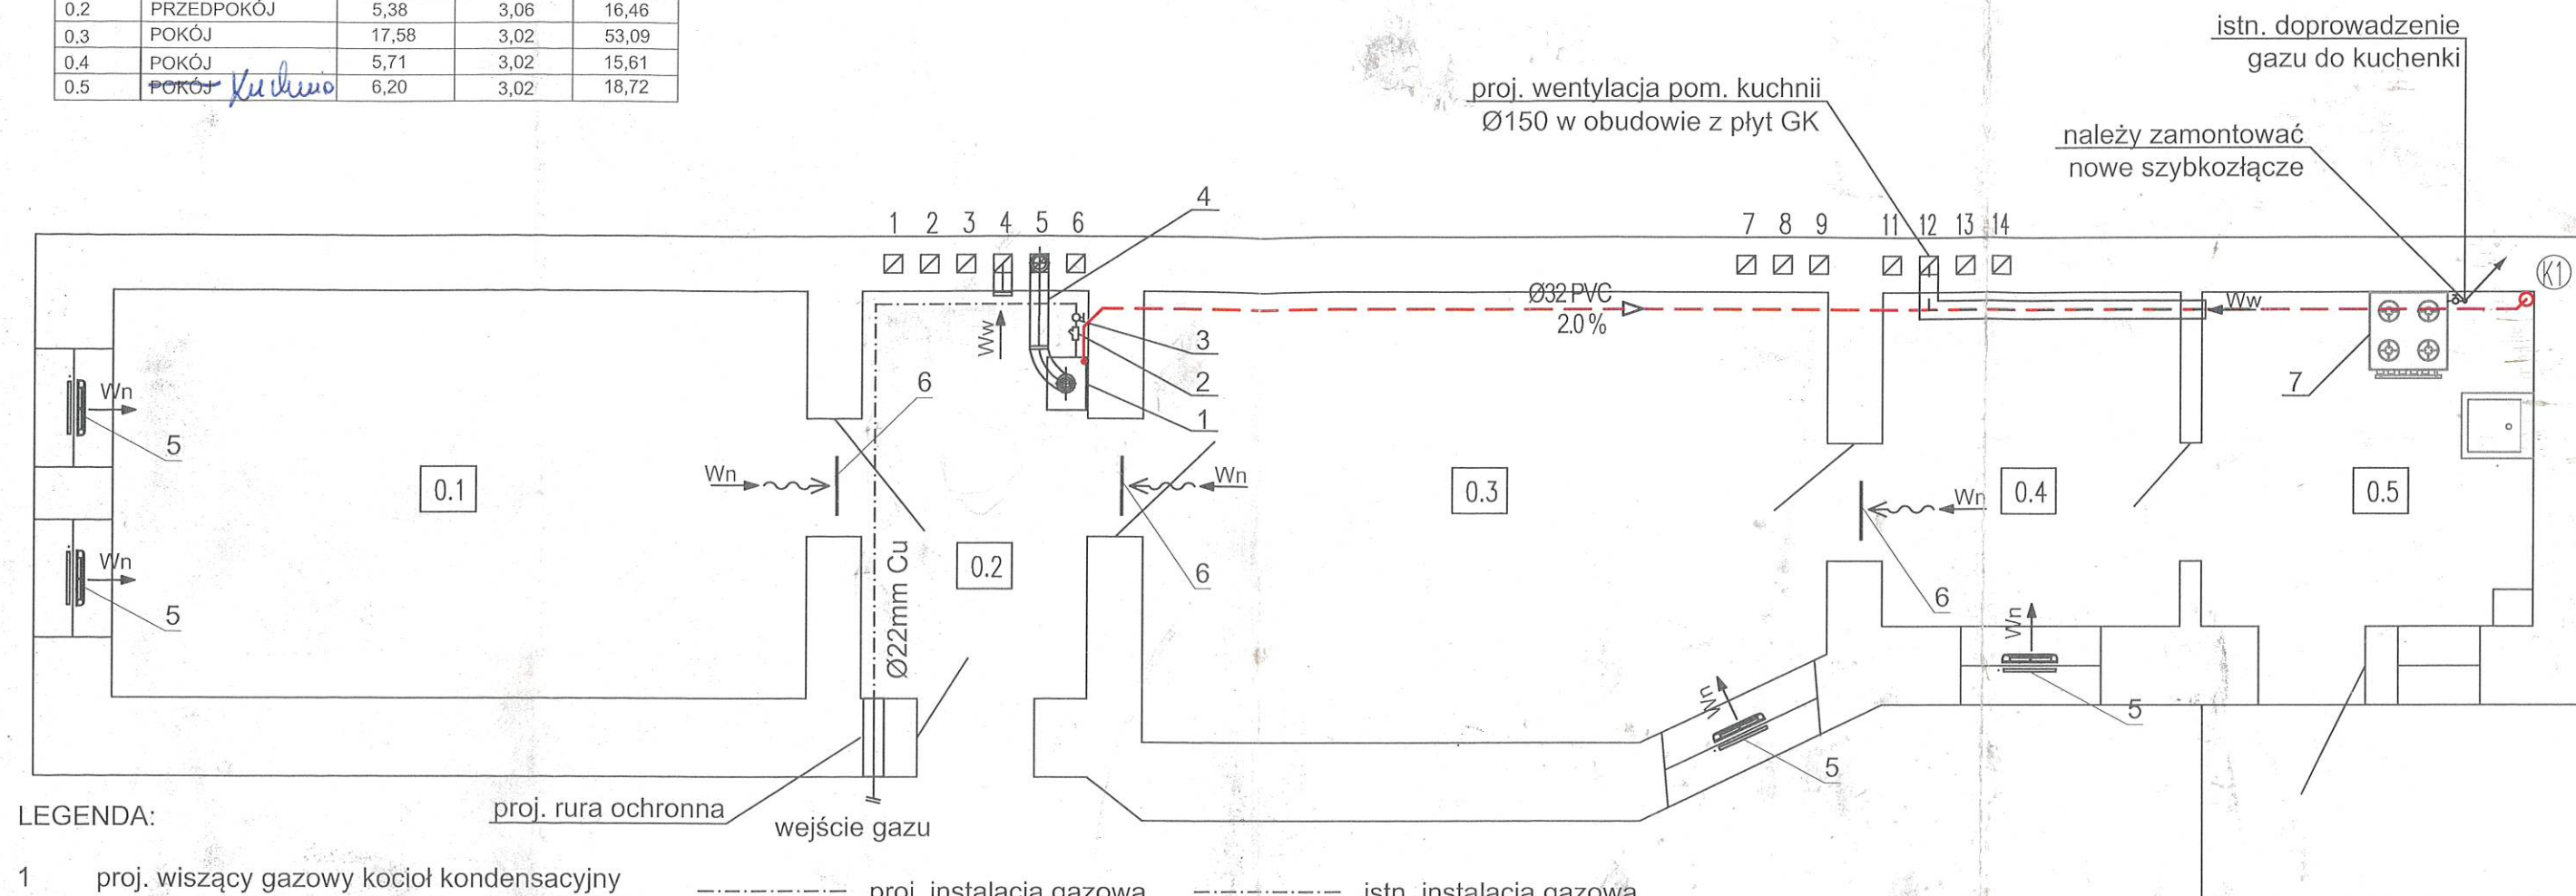


LEGENDA:

- proj. wiszący gazowy kocioł kondensacyjny z zamkniętą komorą spalania o mocy 24kW
- proj. filtr gazowy DN20 mm
- proj. zawór odcinający DN20 mm
- proj. przewód powietrzno-spalinowy o średnicy zgodnej z danymi producenta kotła, wyprowadzić w istn. murowanym kominie, pionowo ponad dach budynku
- proj. nawiewnik okienny
- proj. kratka w drzwiach o min. powierzchni czynnej 200cm²
- istn. kuchenka gazowa

- - - - - proj. instalacja gazowa
 - - - - - istn. instalacja gazowa
 [] proj. rura ochronna
 Ww wentylacja wywiewna
 Wn wentylacja nawiewna
 ↗ podejście przewodu w górę
 (K1) oznaczenie istn. pionu kanalizacji sanitarnej
 Ø32 PVC 2.0% proj. przewód kanalizacji sanitarnej z rur PVC prowadzony w ścianie lub w bruździe ściennej odprowadzający skropliny z kotła gazowego kondensacyjnego


UWAGA:

- Po przejściu gazu do lokalu mieszkalnego tuż przy ścianie zamontować przejściówkę Stal/Cu.
- Odprowadzenie skroplin z kotła gazowego kondensacyjnego podłączyć do istniejącej instalacji kanalizacji sanitarnej.

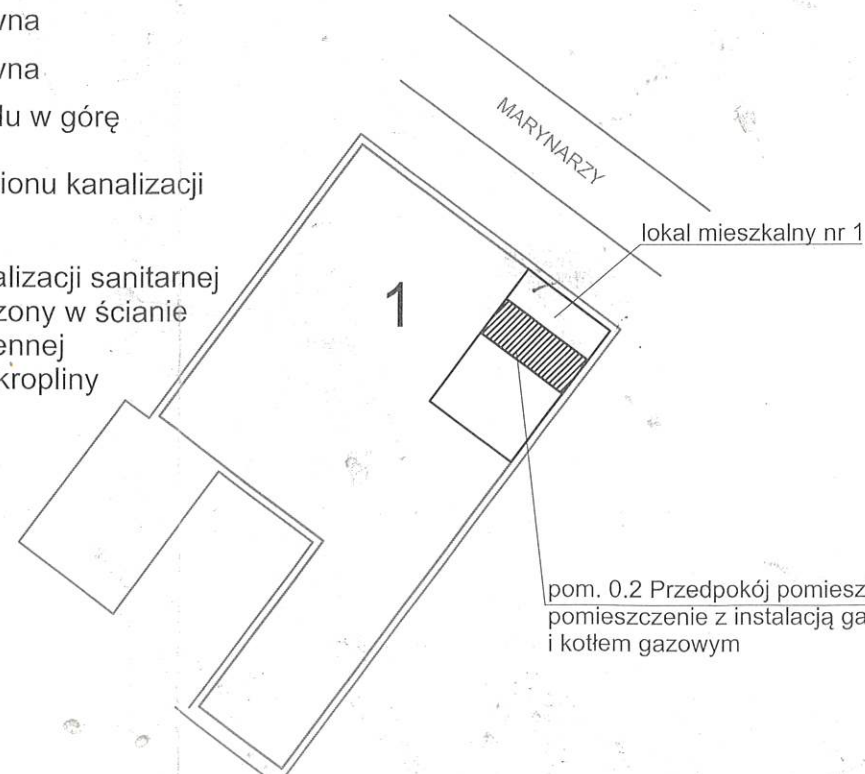


	ADKON Adrian Drzewucki ul. Edmunda Bałuki, 70-407 Szczecin tel. 669-364-457 e-mail: biuro@adkon.szczecin.pl www.adkon.szczecin.pl NIP: 8513016200 REGON: 368269547		
TEMAT:			
Instalacja c.o., gaz, wodna w ramach zmiany sposobu ogrzewania lokalu mieszkalnego w budynku wielorodzinnym			
ADRES INWESTYCJI:			
m. Świnoujście, ul. Marynarzy 1/1, dz. nr 4, obr. Świnoujście 10, 72-600 Świnoujście			
PROJEKTANT:			PODPIS:
mgr inż. Adrian Drzewucki upr. nr ZAP/0052/PWBS/17 specj. instalacyjna w zakresie sieci, instalacji i urządzeń: ciepłych, wentylacyjnych, gazowych, wod.-kan.do projektowania bez ograniczeń			
SPRAWDZAJĄCY:			PODPIS:
mgr inż. Michał Koman upr. nr ZAP/0215/POOS/13 specj. instalacyjna w zakresie sieci, instalacji i urządzeń: ciepłych, wentylacyjnych, gazowych, wod.-kan.do projektowania bez ograniczeń			
FAZA:	BRANŻA:	DATA:	SKALA:
PT	Sanitarna	08.2023	1:50
NAZWA RYSUNKU:			NR RYS.
Rzut lokalu - instalacja gazowa i odprowadzenie skroplin z kotła gazowego			S2

ZESTAWIENIE POMIESZCZEŃ - PROJEKT						
NR POM.	POM.	POW. [m²]	WYS. [m]	KUB. [m³]	TEMP. [°C]	Qco [W]
0.1	POKÓJ	16,45	3,02	49,68	20	1316
0.2	PRZEDPOKÓJ	5,38	3,06	16,46	20	430
0.3	POKÓJ	17,58	3,02	53,09	20	1406
0.4	POKÓJ	5,71	3,02	15,61	20	457
0.5	KUCHNIA	6,20	3,02	18,72	20	496

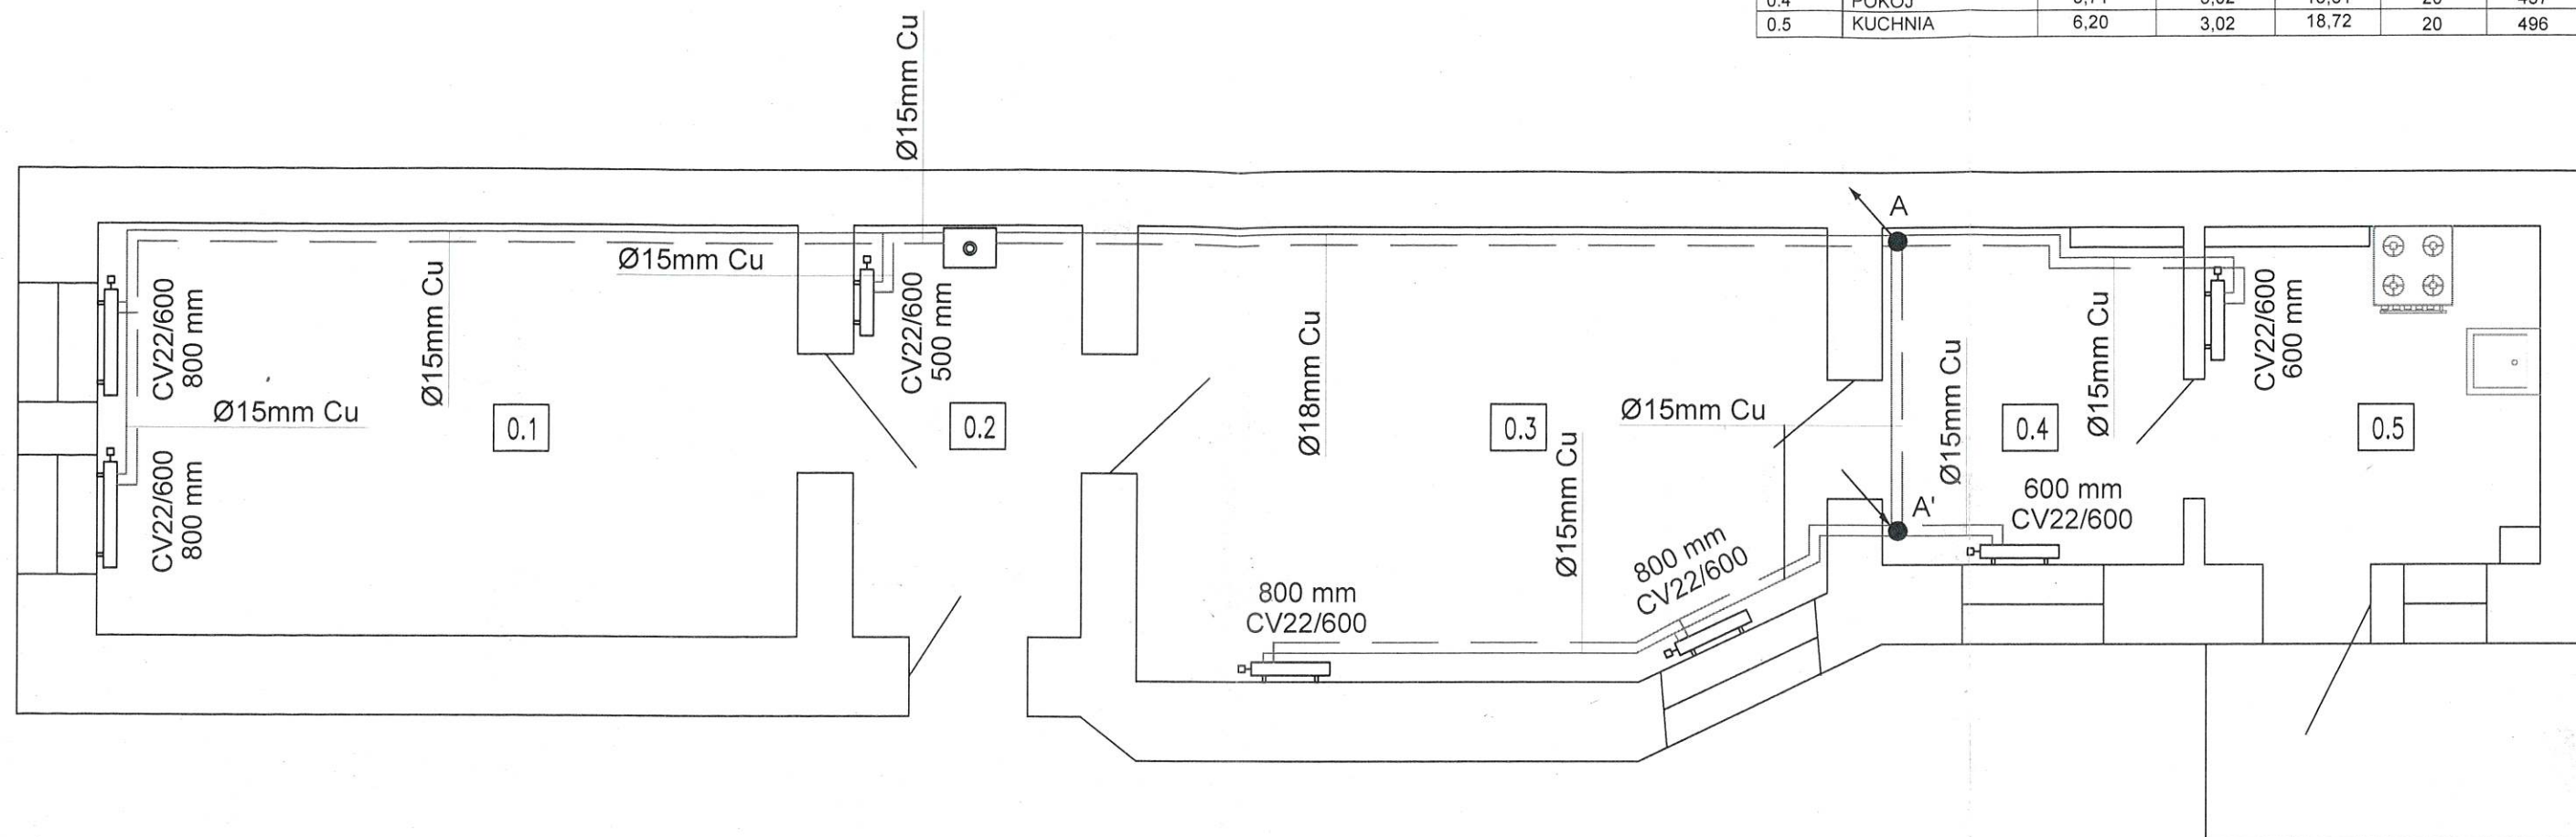


LEGENDA:

 - 1 proj. wiszący gazowy kocioł kondensacyjny z zamkniętą komorą spalania o mocy 24kW
- proj. przewód co. zasilanie z rur miedzianych, prowadzony po ścianie
- proj. przewód co. powrót z rur miedzianych, prowadzony po ścianie
- proj. grzejnik płytowy zintegrowany, z zasilaniem od dołu
- proj. grzejnik łazienkowy zintegrowany, z zasilaniem od dołu
- podejście przewodu w dół
- podejście przewodu w górę

 ADKON	ADKON Adrian Drzewucki ul. Edmunda Bałuki, 70-407 Szczecin tel. 669-364-457 e-mail: biuro@adkon.szczecin.pl www.adkon.szczecin.pl NIP: 8513016200 REGON: 368269547			
TEMAT:				
Instalacja c.o., gaz, wodna w ramach zmiany sposobu ogrzewania lokalu mieszkalnego w budynku wielorodzinnym				
ADRES INWESTYCJI:				
m. Świnoujście, ul. Marynarzy 1/1, dz. nr 4, obr. Świnoujście 10, 72-600 Świnoujście				
PROJEKTANT:			PODPIS:	
mgr inż. Adrian Drzewucki upr. nr ZAP/0052/PWBS/17 specj. instalacyjna w zakresie sieci, instalacji i urządzeń: ciepłych, wentylacyjnych, gazowych, wod.-kan.do projektowania bez ograniczeń				
SPRAWDZAJĄCY:			PODPIS:	
mgr inż. Michał Koman upr. nr ZAP/0215/POOS/13 specj. instalacyjna w zakresie sieci, instalacji i urządzeń: ciepłych, wentylacyjnych, gazowych, wod.-kan.do projektowania bez ograniczeń				
FAZA:	BRANŻA:	DATA:	SKALA:	NR RYS.:
PT	Sanitarna	08.2023	1:50	
NAZWA RYSUNKU:				S3
Rzut lokalu - instalacja centralnego ogrzewania				

ZESTAWIENIE POMIESZCZEŃ - PROJEKT				
NR POM.	POM.	POW. [m²]	WYS. [m]	KUB. [m³]
0.1	POKÓJ	16,45	3,02	49,68
0.2	PRZEDPOKÓJ	5,38	3,06	16,46
0.3	POKÓJ	17,58	3,02	53,09
0.4	POKÓJ	5,71	3,02	15,61
0.5	POKÓJ	6,20	3,02	18,72

proj. wodomierz z zaworami
odcinającymi +zawór zwrotny

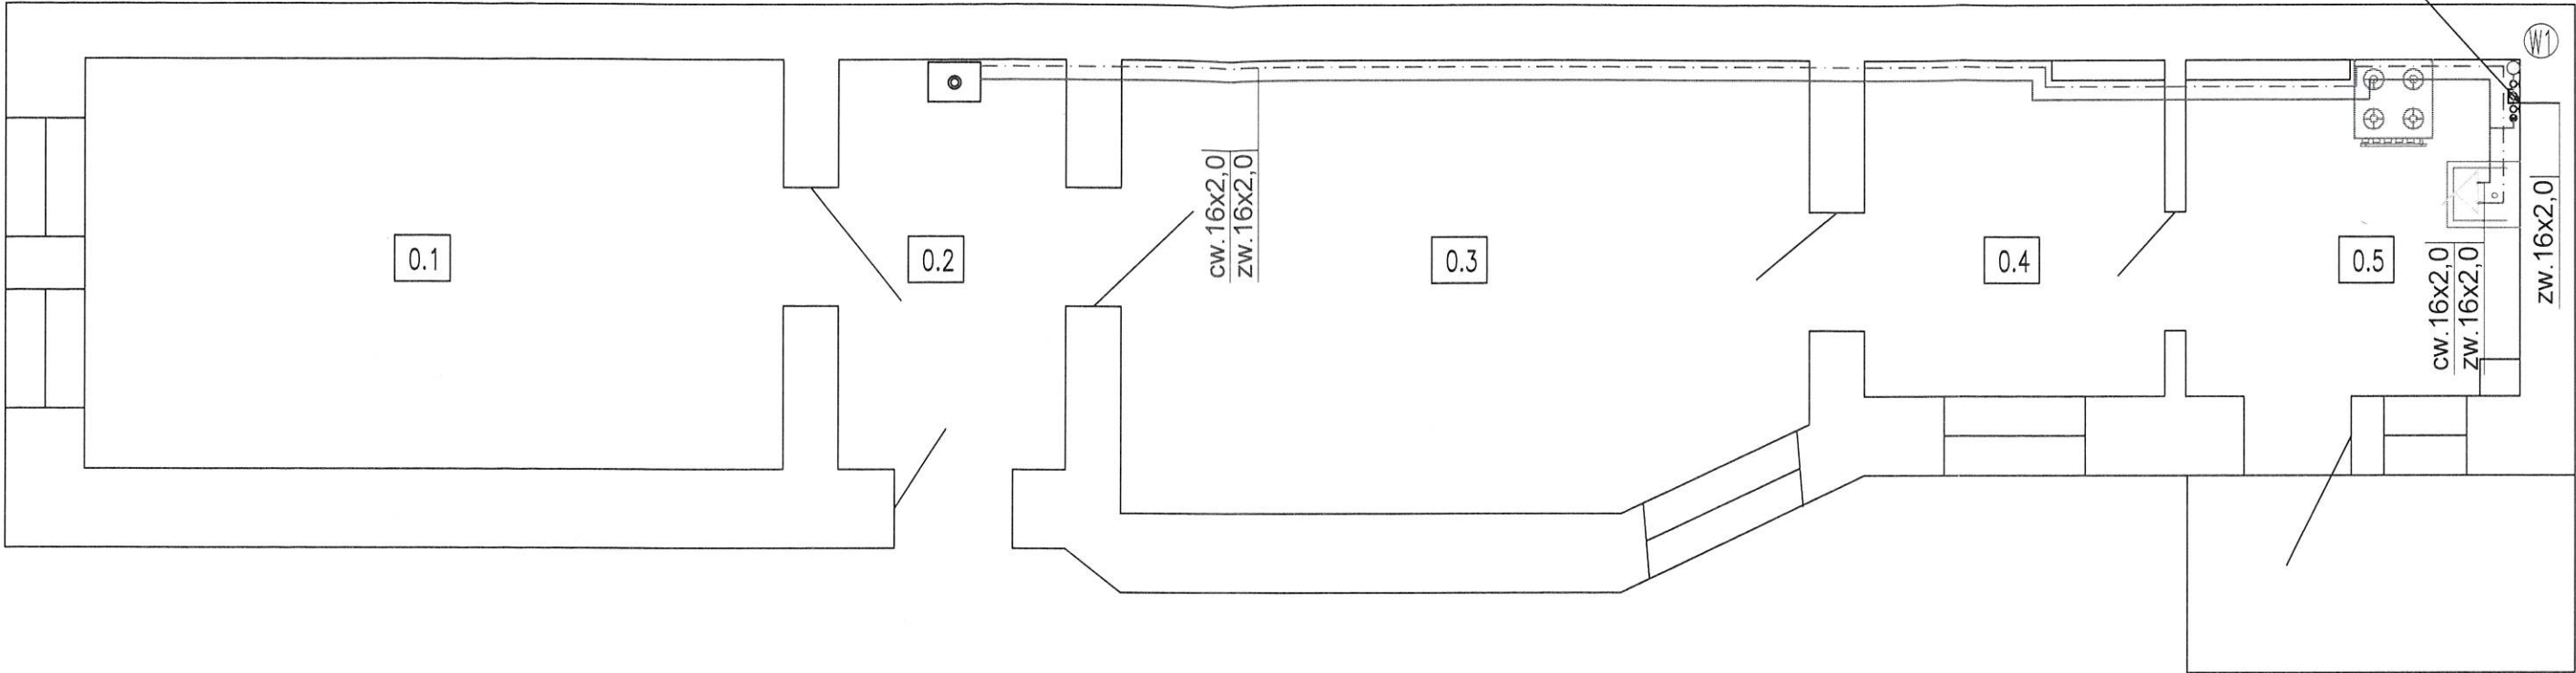

LEGENDA:

- 1

proj. wiszący gazowy kocioł kondensacyjny z zamkniętą komorą spalania o mocy 24kW
- proj. instalacja wody ciepłej z rur wielowarstwowych, prowadzona po ścianie lub w bruździe
- proj. instalacja wody zimnej z rur wielowarstwowych, prowadzona po ścianie lub w bruździe
- proj. bateria prysznicowa/wannowa
- proj. bateria prysznicowa/wannowa
- proj. zawór kulowy odcinający
- oznaczenie istn. pionu wody zimnej

		ADKON Adrian Drzewucki ul. Edmunda Bałuki, 70-407 Szczecin tel. 669-364-457 e-mail: biuro@adkon.szczecin.pl www.adkon.szczecin.pl NIP: 8513016200 REGON: 368269547	
TEMAT: Instalacja c.o., gaz, wodna w ramach zmiany sposobu ogrzewania lokalu mieszkalnego w budynku wielorodzinnym			
ADRES INWESTYCJI: m. Świnoujście, ul. Marynarzy 1/1, dz. nr 4, obr. Świnoujście 10, 72-600 Świnoujście			
PROJEKTANT: mgr inż. Adrian Drzewucki upr. nr ZAP/0052/PWBS/17 specj. instalacyjna w zakresie sieci, instalacji i urządzeń: ciepłych, wentylacyjnych, gazowych, wod.-kan.do projektowania bez ograniczeń		PODPIS: 	
SPRAWDZAJĄCY: mgr inż. Michał Koman upr. nr ZAP/0215/POOS/13 specj. instalacyjna w zakresie sieci, instalacji i urządzeń: ciepłych, wentylacyjnych, gazowych, wod.-kan.do projektowania bez ograniczeń		PODPIS: 	
FAZA: PT	BRANŻA: Sanitarna	DATA: 08.2023	SKALA: 1:50
NAZWA RYSUNKU: Rzut lokalu - instalacja wodociągowa			NR RYS.: S4